


※TVアンテナ御施主様手配になります。
 (矢木式、壁タイプ、光TV、JCOM、有線TV他)
 ※凡例

シンボル	種類名称	基本取付位置・寸法・差隔
Ⓛ	2口コンセント	※FL+25cm
ⓁWP	防水コンセント	
Ⓛ2ET	7-ス付2口コンセント	※冷蔵庫 FL+210cm ※電子レンジ FL+110cm
ⓁET	7-ス付コンセント	※トイレ ※洗濯機 FL+130cm
ⓁAC100V	エアコン100V	※FL+190cm~200cm
ⓁAC200V	エアコン200V	※FL+190cm~200cm
ⓁTV	TV端子	※FL+25cm
ⓁTEL	TEL用 スリーブ管	※FL+25cm
ⓁLAN	LAN用 スリーブ管	※FL+25cm
●	スイッチ	※FL+120cm
●3	3路スイッチ	※FL+120cm
()	引掛シーリング	
DL	ダウンライト	
S	スポットライト	
Ⓛ	手元灯	
○	ブラケット照明	
Ⓛt	インターホン(親子)	※FL+140cm
ⓁR	分電盤 60A 20回路	
ⓁR	リモコン(エコキュート等)	※FL+140cm
Ⓛ	給気口	
Ⓛ	ブラケット付給気口	
Ⓛ	吸気口	
24H	24時間換気本体	
24H	24時間換気リモコン	※FL+140cm
S	浴室換気扇スイッチ	

● 赤線のシンボル・電気配線が標準の配線です。

訂正図面作成日	
作成日	R6. 3. 8
訂正日	R6. 3. 22
訂正日	R6. 4. 3
訂正日	

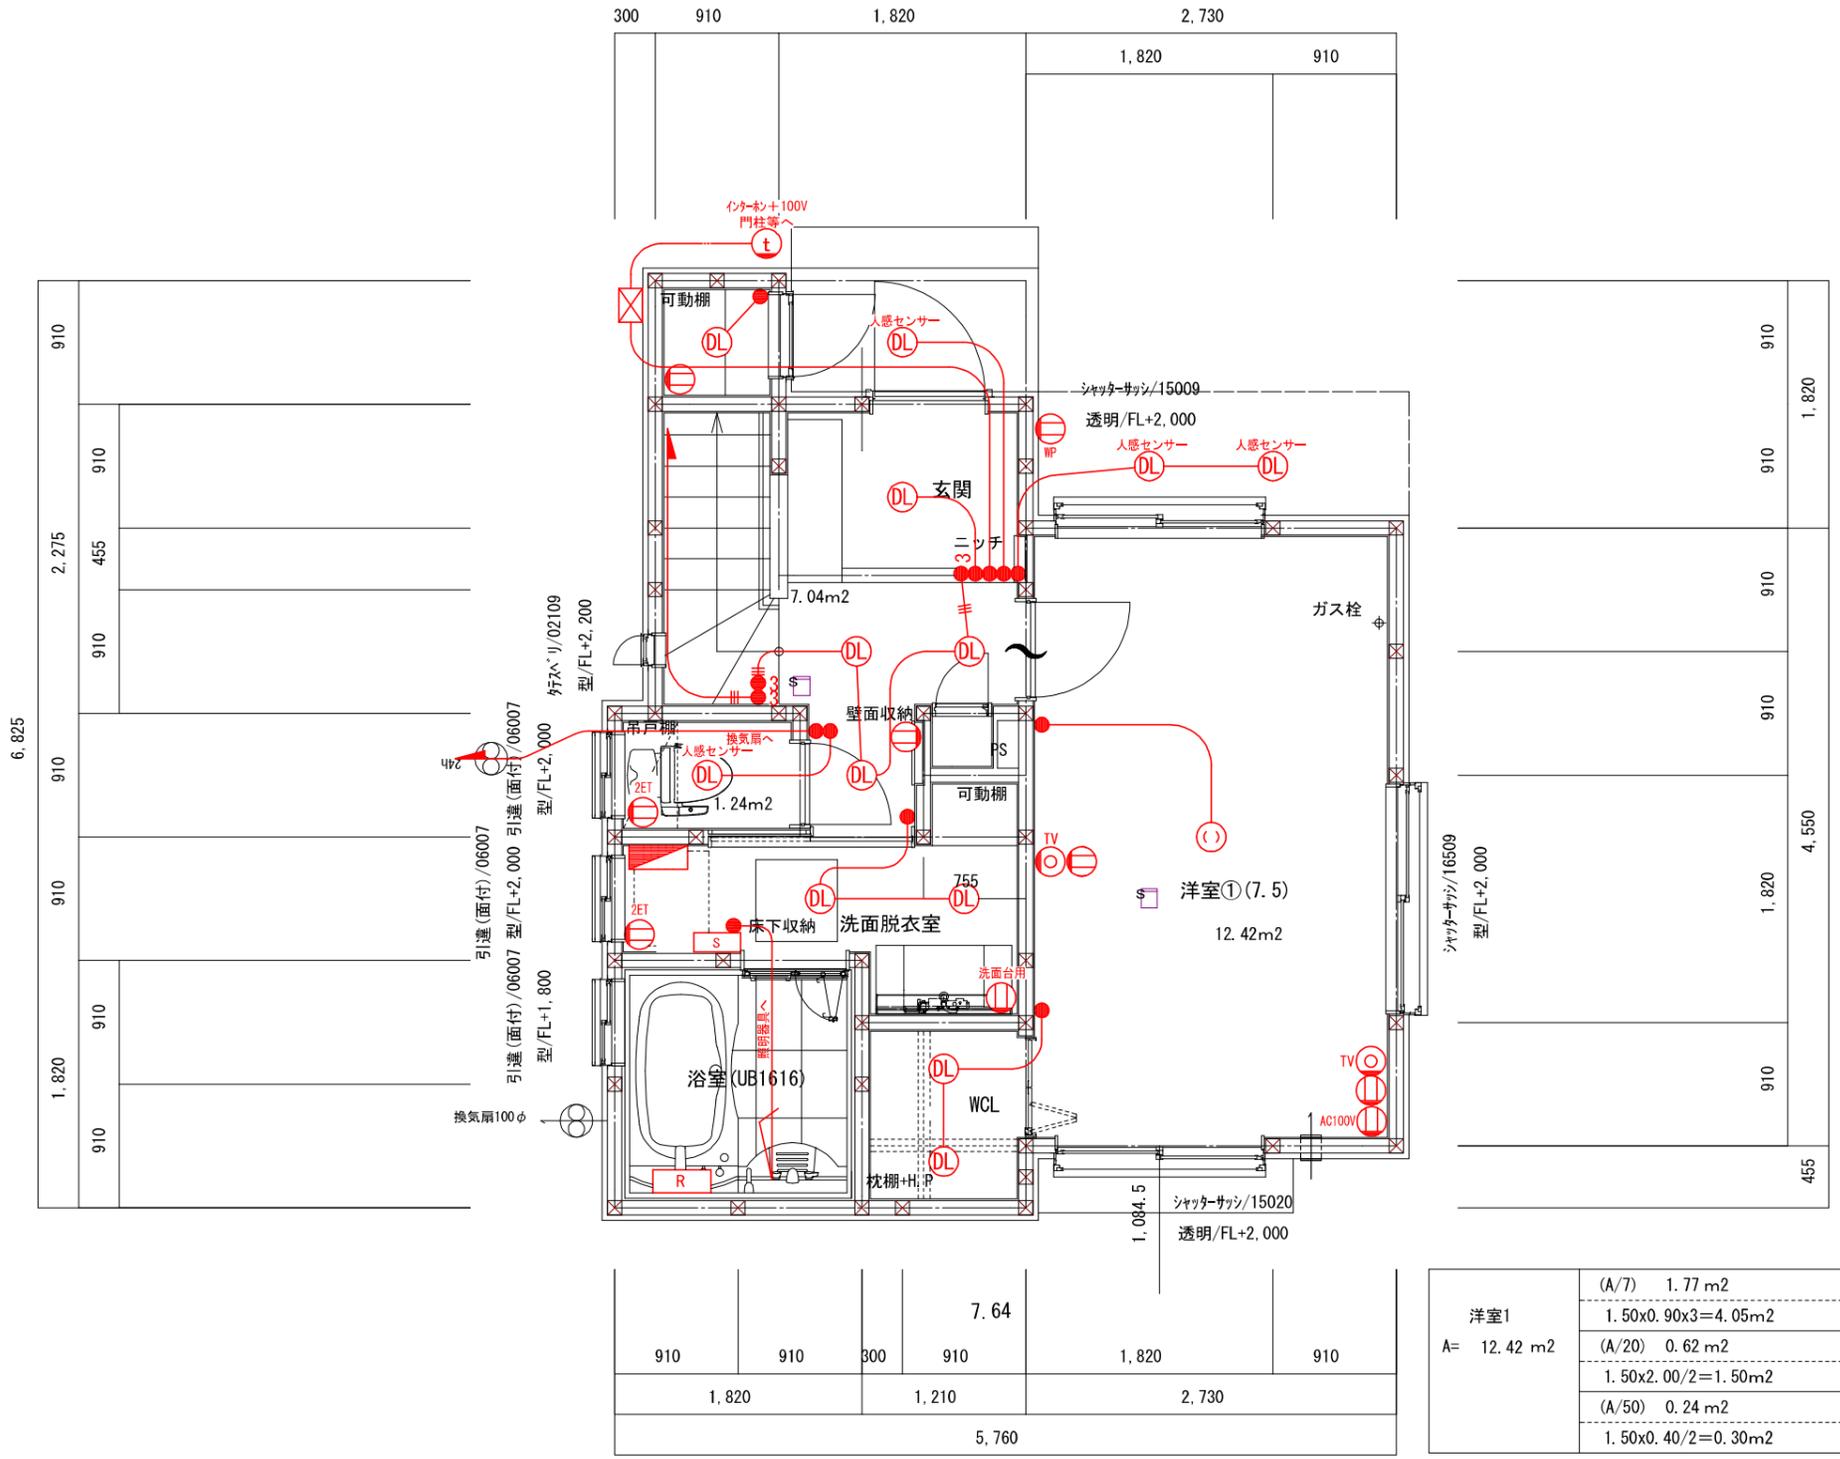

洋室1 A= 12.42 m2	(A/7) 1.77 m2
	1.50x0.90x3=4.05m2
	(A/20) 0.62 m2
	1.50x2.00/2=1.50m2
	(A/50) 0.24 m2
	1.50x0.40/2=0.30m2

株式会社ヤマダホームズ 法人事業部
 〒352-0011 埼玉県新座市野火止2-6-15
 TEL: (048) 480-0707 FAX: (048) 480-0708

一級建築士事務所 デザインライフ株式会社
 埼玉県知事登録 第(3)10040号 埼玉県川口市戸塚6-8-14
 一級建築士 建設大臣登録 第263387号 TEL: (048) 229-3970
 管理建築士 田中 亮一 FAX: (048) 229-3976

御施主様
 作図 伊藤 縮尺 1/50
 営業 日付 2024/04/03

工事名称 (株)シンセイハウジング様 和光市南1丁目
 図面名称 1階 電気配線図

図面NO
 1


※TVアンテナ御施主様手配になります。
 (矢木式、壁タイプ、光TV、JCOM、有線TV他)
 ※凡例

シンボル	種類名称	基本取付位置・軒・差隔
	2口コンセント	※FL+25cm
	防水コンセント	
	7-ス付2口コンセント	※冷蔵庫 FL+210cm
		※電子レンジ FL+110cm
	7-ス付コンセント	※トイレ
		※洗濯機 FL+130cm
	エアコン100V	※FL+190cm~200cm
	エアコン200V	※FL+190cm~200cm
	TV端子	※FL+25cm
	TEL用 スリーブ管	※FL+25cm
	LAN用 スリーブ管	※FL+25cm
	スイッチ	※FL+120cm
	3路スイッチ	※FL+120cm
	引掛シーリング	
	ダウンライト	
	スポットライト	
	手元灯	
	ブラケット照明	
	インターホン(親子)	※FL+140cm
	分電盤 60A 20回路	
	リモコン(エコット等)	※FL+140cm
	給気口	
	ブラケット付給気口	
	吸気口	
	24時間換気本体	
	24時間換気リモコン	※FL+140cm
	浴室換気扇スイッチ	

● 赤線のシンボル・電気配線が標準の配線です。

訂正図面作成日	
作成日	R6. 3. 8
訂正日	R6. 3. 22
訂正日	R6. 4. 3
訂正日	

300	2,730			2,730		
	910	910	910	910	910	910
	ヨコスベリ/06907 型/FL+2,000					

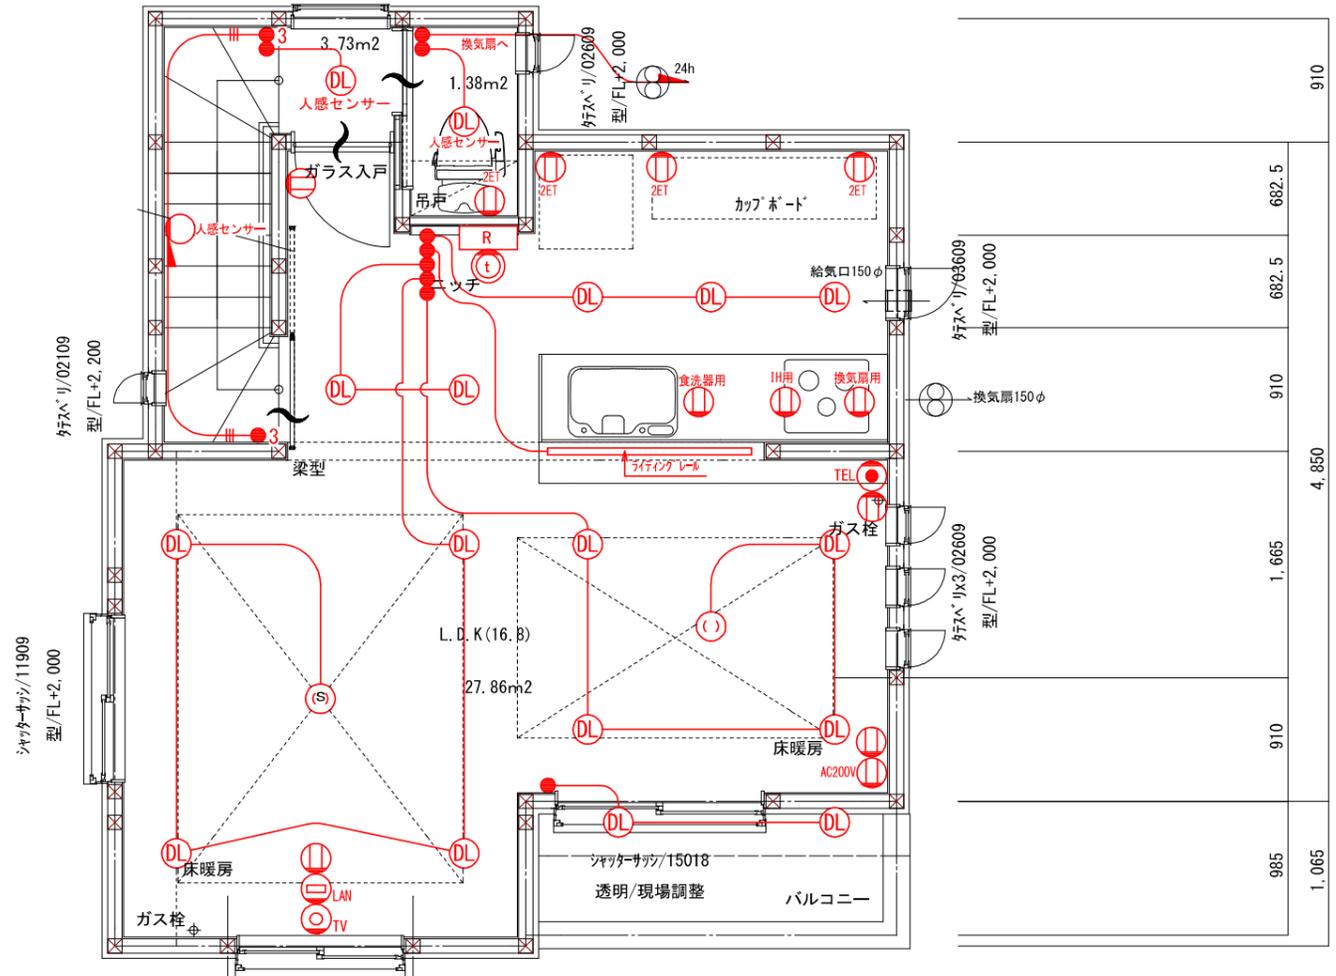

832.5	1,365	832.5	1,820	910
3,030		2,730		
5,760				

L. D. K A= 27.86 m2	(A/7)	3.98 m2
	1.50x1.80x1.78=	4.80m2
	(A/20)	1.39 m2
	1.50x1.80/2+1.19x0.90/2=	1.88m2
	(A/50)	0.55 m2
	1.50x0.40/2+1.19x0.40/2=	0.58m2

6.825	3.185	910	910	455	910	910	910	227.5	910	227.5	910	1,365	910	227.5	910	985	1,065
-------	-------	-----	-----	-----	-----	-----	-----	-------	-----	-------	-----	-------	-----	-------	-----	-----	-------

株式会社ヤマダホームズ 法人事業部
 〒352-0011 埼玉県新座市野火止2-6-15
 TEL: (048) 480-0707 FAX: (048) 480-0708

一級建築士事務所 デザインライフ株式会社
 埼玉県知事登録 第(3)10040号 埼玉県川口市戸塚6-8-14
 一級建築士 建設大臣登録 第263387号 TEL: (048) 229-3970
 管理建築士 田中 亮一 FAX: (048) 229-3976

御施主様
 作図 伊藤 縮尺 1/50
 営業 日付 2024/04/03

工事名称 (株)シンセイハウジング様 和光市南1丁目
 図面名称 2階 電気配線図

図面NO
 2


※TVアンテナ御施主様手配になります。
 (矢木式、壁タイプ、光TV、JCOM、有線TV他)
 ※凡例

シンボル	種類名称	基本取付位置・軒・差隔
Ⓛ	2口コンセント	※FL+25cm
ⓁWP	防水コンセント	
Ⓛ2ET	7-ス付2口コンセント	※冷蔵庫 FL+210cm ※電子レンジ FL+110cm
ⓁET	7-ス付コンセント	※トイレ ※洗濯機 FL+130cm
ⓁAC100V	エアコン100V	※FL+190cm~200cm
ⓁAC200V	エアコン200V	※FL+190cm~200cm
ⓁTV	TV端子	※FL+25cm
ⓁTEL	TEL用 スリーブ管	※FL+25cm
ⓁLAN	LAN用 スリーブ管	※FL+25cm
●	スイッチ	※FL+120cm
●3	3路スイッチ	※FL+120cm
(○)	引掛シーリング	
Ⓛ	ダウンライト	
ⓁS	スポットライト	
Ⓛ	手元灯	
Ⓛ	ブラケット照明	
Ⓛt	インターホン(親子)	※FL+140cm
Ⓛ	分電盤 60A 20回路	
ⓁR	リモコン(エコキュート等)	※FL+140cm
Ⓛ	給気口	
Ⓛ	ブラケット給気口	
Ⓛ	吸気口	
Ⓛ24H	24時間換気本体	
Ⓛ	24時間換気リモコン	※FL+140cm
ⓁS	浴室換気扇スイッチ	

● 赤線のシンボル・電気配線が標準の配線です。

訂正図面作成日	
作成日	R6. 3. 8
訂正日	R6. 3. 22
訂正日	R6. 4. 3
訂正日	

300	2,730			2,730	
	910	910	910	1,980	750
	ヨコスリ/06907 型/FL+2,000				

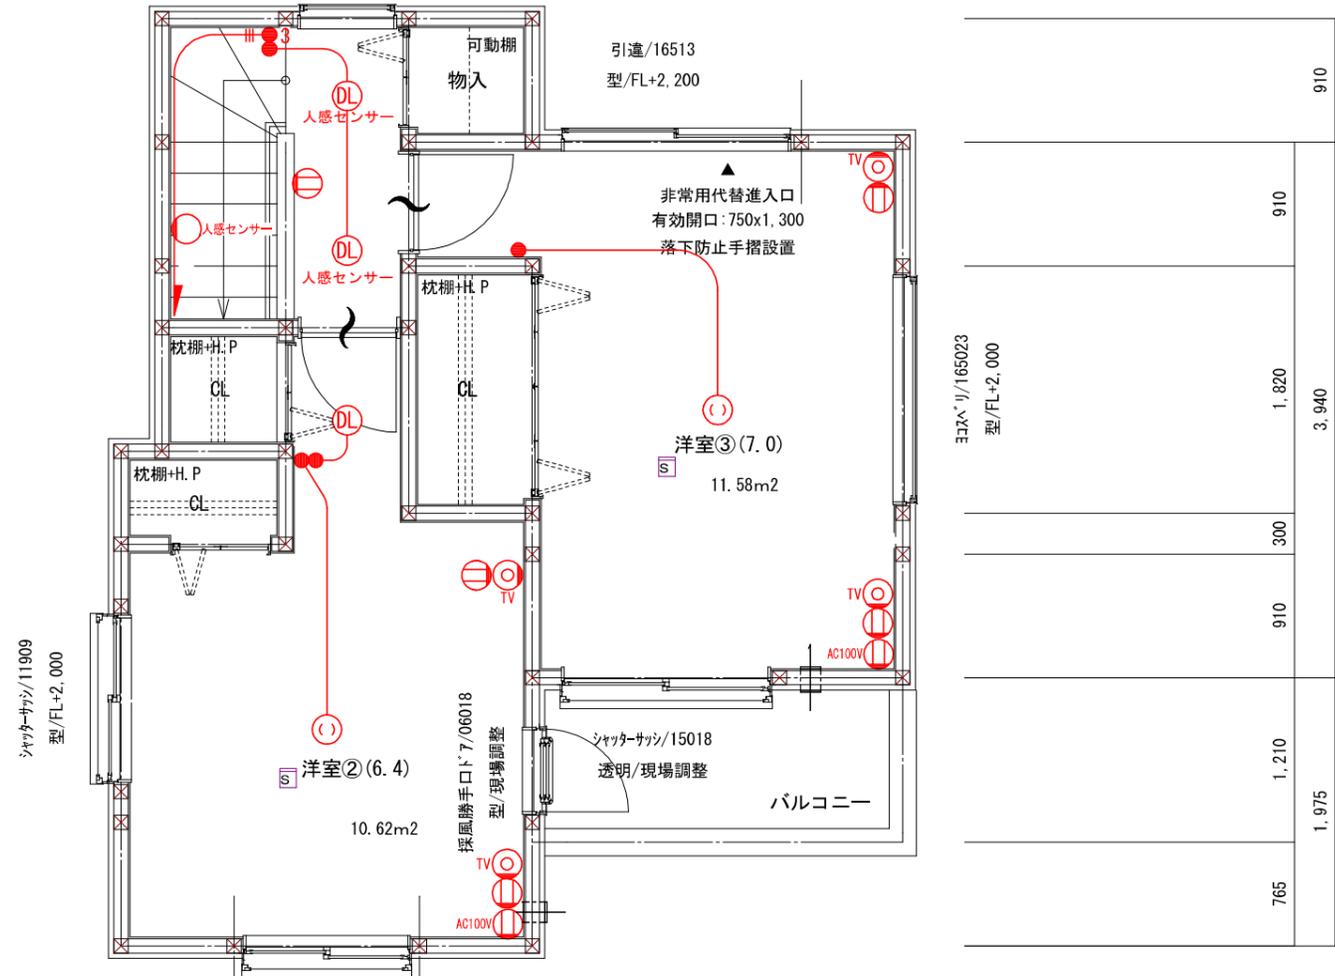

6,825	3,185	910	910	455	910	682.5	455	910	640	1,365	227.5	910
-------	-------	-----	-----	-----	-----	-------	-----	-----	-----	-------	-------	-----

洋室② A= 10.62 m2	(A/7)	1.51 m2
	0.60x1.80x3	=3.24m2
	(A/20)	0.53 m2
	0.60x1.80	=1.08m2
	(A/50)	0.21 m2
	0.60x0.40	=0.24m2

シャッターサッシ/11909 型/FL+2,000				
832.5	1,365	832.5	1,820	910
3,030			2,730	
5,760				

洋室③ A= 11.58 m2	(A/7)	1.65 m2
	1.50x1.80	=2.70m2
	(A/20)	0.57 m2
	1.50x1.80/2	=1.35m2
	(A/50)	0.23 m2
	1.50x0.40/2	=0.30m2

株式会社ヤマダホームズ 法人事業部
 〒352-0011 埼玉県新座市野火止2-6-15
 TEL: (048) 480-0707 FAX: (048) 480-0708

一級建築士事務所 デザインライフ株式会社
 埼玉県知事登録 第(3)10040号 埼玉県川口市戸塚6-8-14
 一級建築士 建設大臣登録 第263387号 TEL: (048) 229-3970
 管理建築士 田中 亮一 FAX: (048) 229-3976

御施主様
 作図 伊藤 縮尺 1/50
 営業 日付 2024/04/03

工事名称 (株)シンセイハウジング様 和光市南1丁目
 図面名称 3階 電気配線図

図面NO
 3