


C号棟

(スパイラルダクトの上R100mm×H=50巻き)  
 レンダートBH-626B40 312m3/h  
 V=30X0=30xL 93x9.40=262.26m3/h

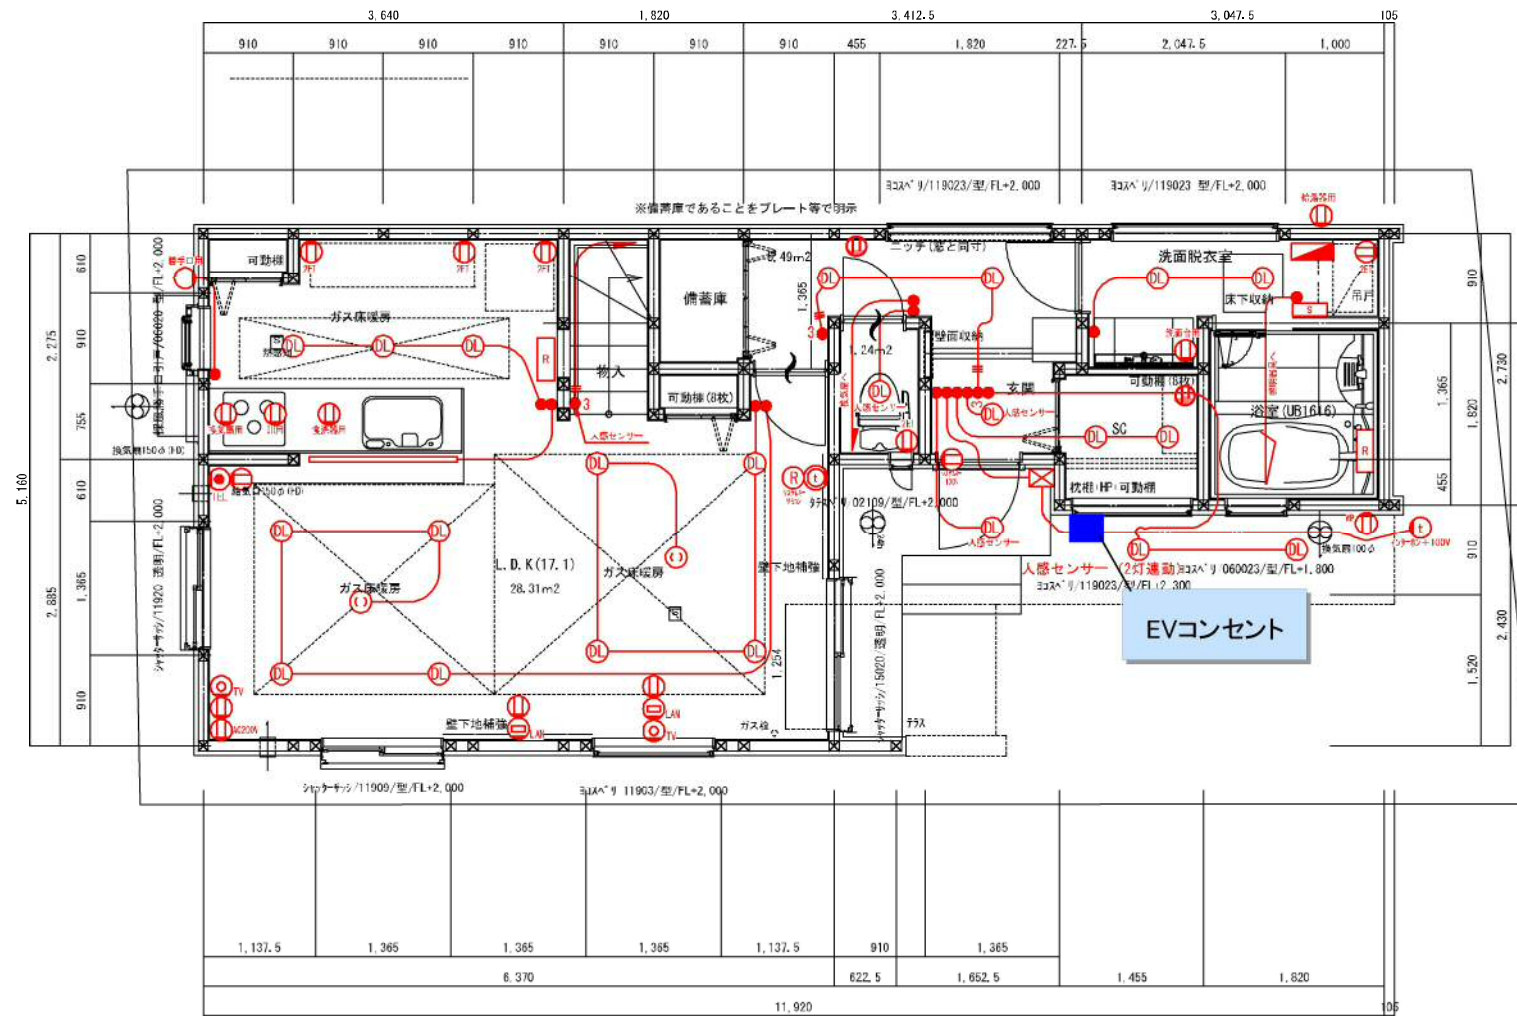

※TVアンテナ御旗主様手配になります。  
 (矢木式、壁タイプ、光TV、JCOM、有線TV他)  
 ※F.別

シンボル	種類名称	基本取付位置・材質・備考
DL	2口コンセント	※FL+25cm
DL <sub>WP</sub>	防水コンセント	
DL <sub>2ET</sub>	7-A付2口コンセント	※冷蔵庫 FL+210cm ※電子レンジ FL+110cm
DL <sub>ET</sub>	7-A付コンセント	※トイレ ※洗濯機 FL+130cm
DL <sub>A100W</sub>	エアコン100V	※FL+190cm~200cm
DL <sub>A200W</sub>	エアコン200V	※FL+190cm~200cm
TV	TV端子	※FL+25cm
TEL	TEL用 ケーブル管	※FL+25cm
LAN	LAN用 ケーブル管	※FL+25cm
●	スイッチ	※FL+120cm
●3	3路スイッチ	※FL+120cm
▽	引掛シーリング	
DL	ダウンライト	
S	スイッチプレート	
☞	手元灯	
○	フラット照明	
▽	インター (親子)	※FL+140cm
△	分電盤 60A 20回路	
R	リモコン (エアコン等)	※FL+140cm
△	給気口	
▽	7号マダママ給気口	
△	換気口	
24H	24時間換気本体	
▽	24時間換気用コンセント	※FL+140cm
S	浴室換気扇スイッチ	

● 赤線のシンボル・電気記線が標準の記線です。

訂正履歴	訂正日
訂正者	訂正日
訂正日	訂正日
訂正日	訂正日

株式会社ヤマダホームズ 法人事業部  
 〒352-0011 埼玉県新座市野火止2-6-15  
 TEL: (048) 480-0707 FAX: (048) 480-0708

一級建築士事務所 デザインライフ株式会社  
 埼玉県知事登録 第3110040号 埼玉県川口市戸塚6-3-14  
 一級建築士 建設大臣登録 第265307号 TEL: (048) 229-3970  
 管理建築士 田中 亮一 FAX: (048) 229-3978

御施主様  
 伊藤 節  
 縮尺 1/50  
 日付 2024/03/13

工事名称 練馬区石神井町1丁目2棟1号棟  
 図面名称 1階電気配線図  
 図面NO 1