

1階平面図 1/50

テレビ用端子	Ⓜ	インターホン親機	⓪	コードペンダント	⓪	屋外	○
電話アウトレット	⓪	インターホン子機	⓪	天井直付灯	●	スイッチ	●
チャイム本体	⓪	ジョイントボックス	⓪	埋込ダウンライト	■	電盤	●
チャイム押釦	●	換気扇	⓪	ブラケット	⓪	分電盤	●
コンセント(アース付)	●						
コンセント(防水型)	⓪						
コンセント(クローラー用)	●						


西武不動産

備考

月日


橋工務 (全)

見取図

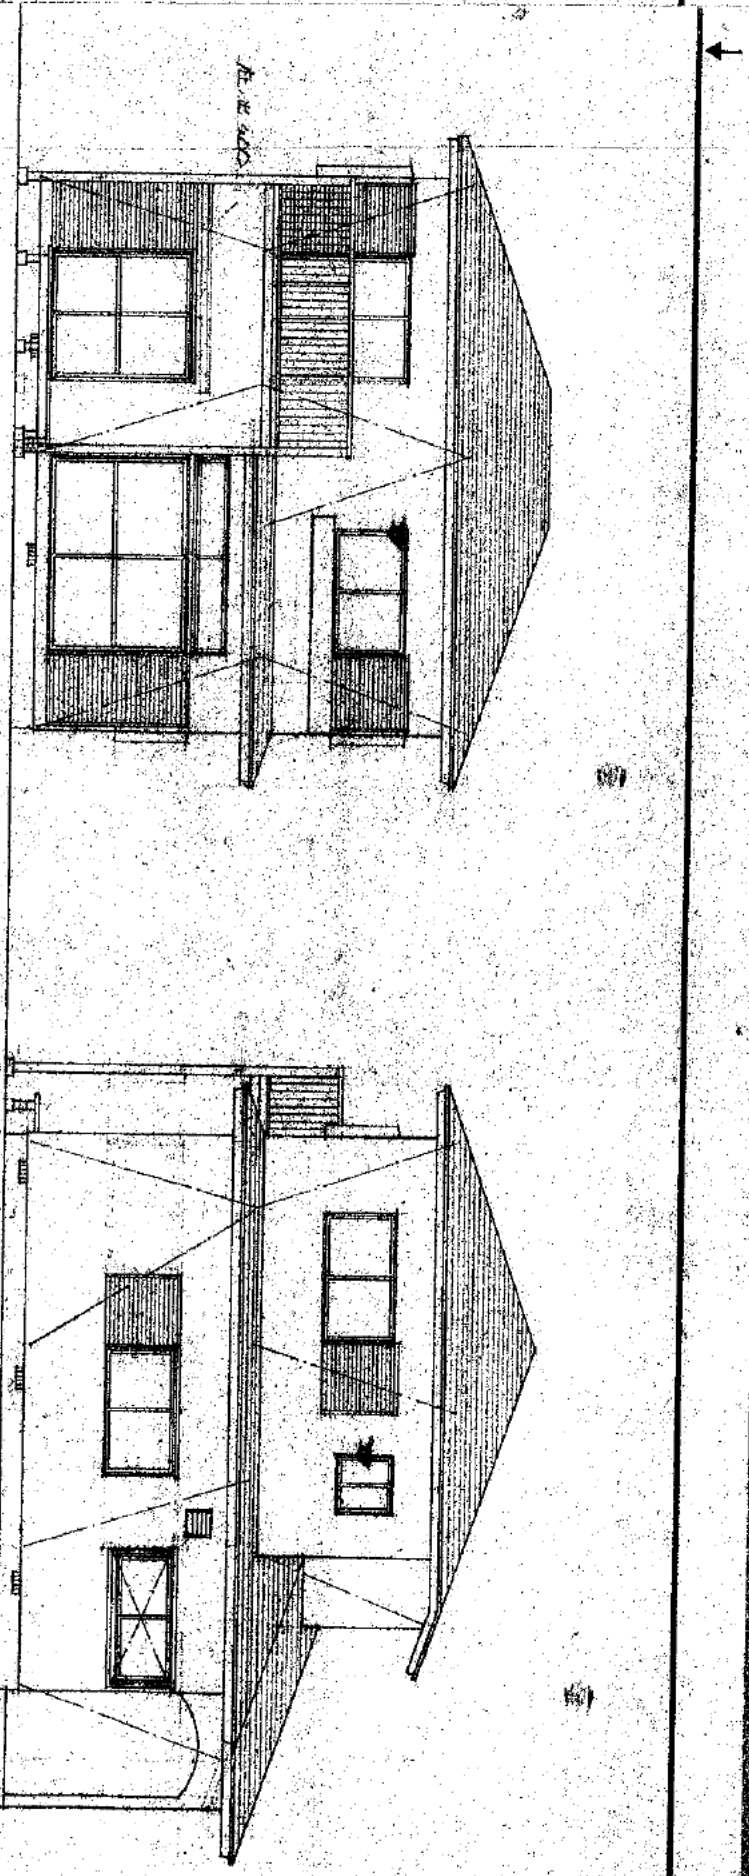

南立面图

東立面图

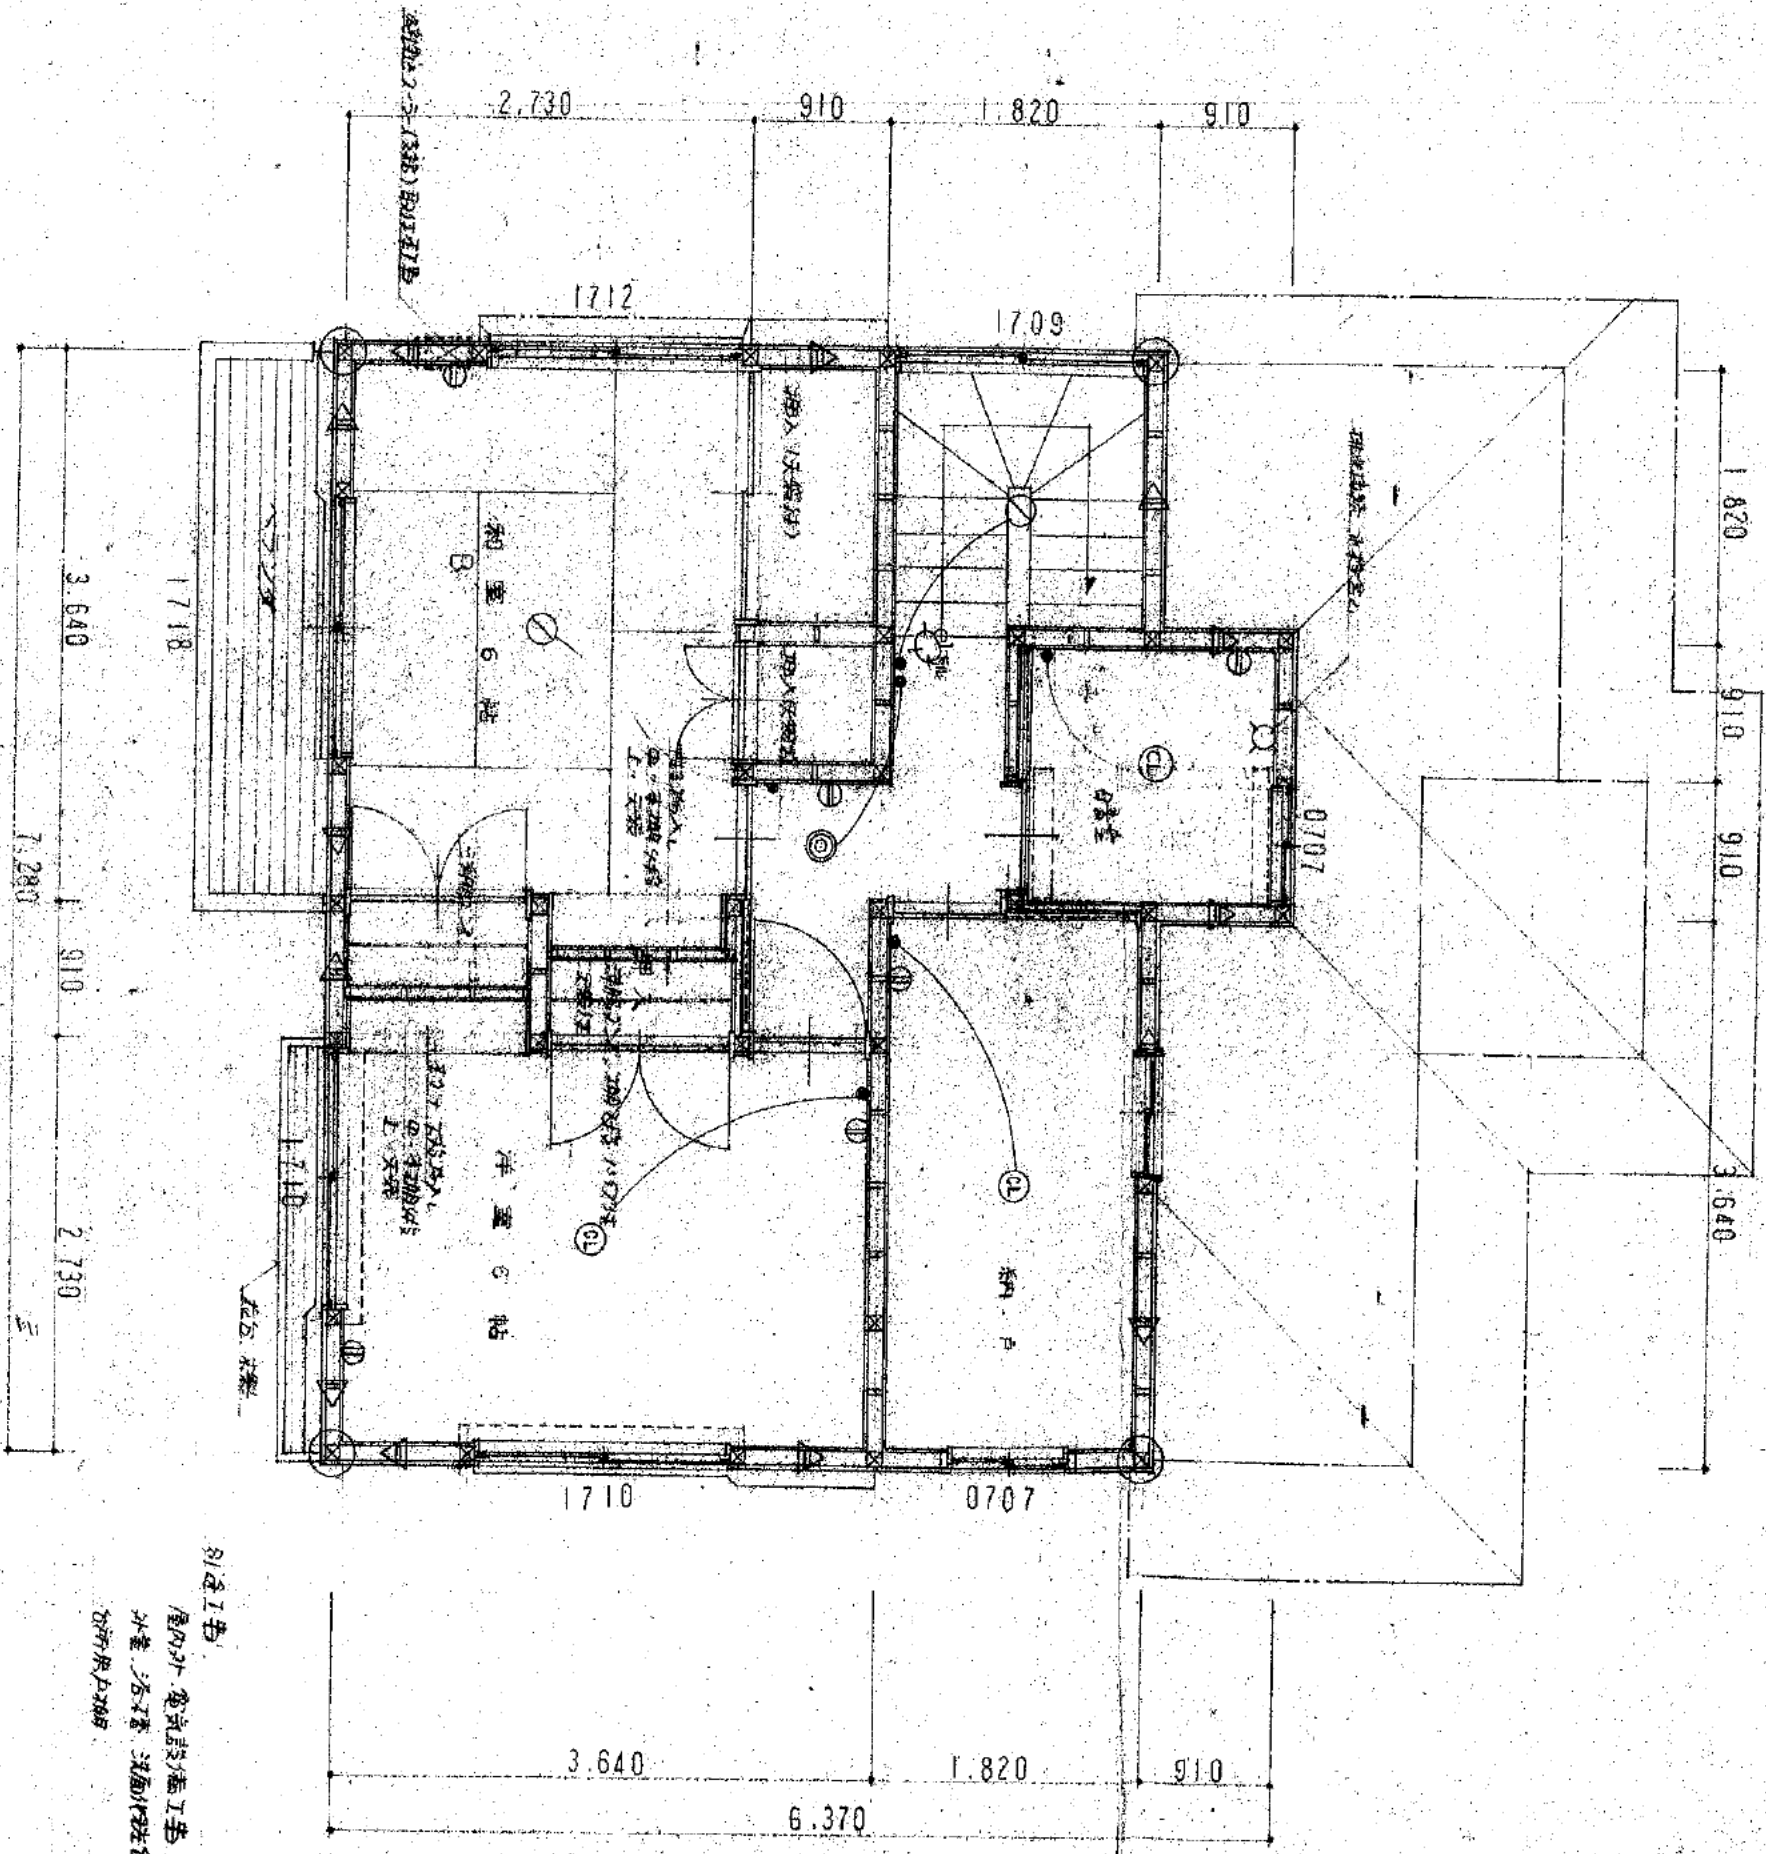

2 階平面図 1/50

引違工事  
 屋内外電気設備工事、(全)  
 外装、内装、洋室/和室、  
 浴室/トイレ

給湯	水	栓	●+	ガス	カ	ラ	ン	
給湯	水	栓	●+	埋込	カ	ラ	ン	
湿合	水	栓	⊗	排水	カ	ラ	ン	
湿合	水	栓	⊗	付排水	カ	ラ	ン	
給湯	水	栓	●+	通	シ	柱		
給湯	水	栓	●+	筋違	(柱三ツ割)			
給湯	水	栓	●+	壁				

産株式会社

担当課長

承認

工事名称

(新/座布) 男沃克己邸新築工事

整理NO

1122号

55 4 22

4面内 4面内

縮尺

1/100 1/50