



# 平面図 S=1:200

板橋区

西台二丁目

案内図 S=1:5000

板橋区 水道管理図番号 2322-77

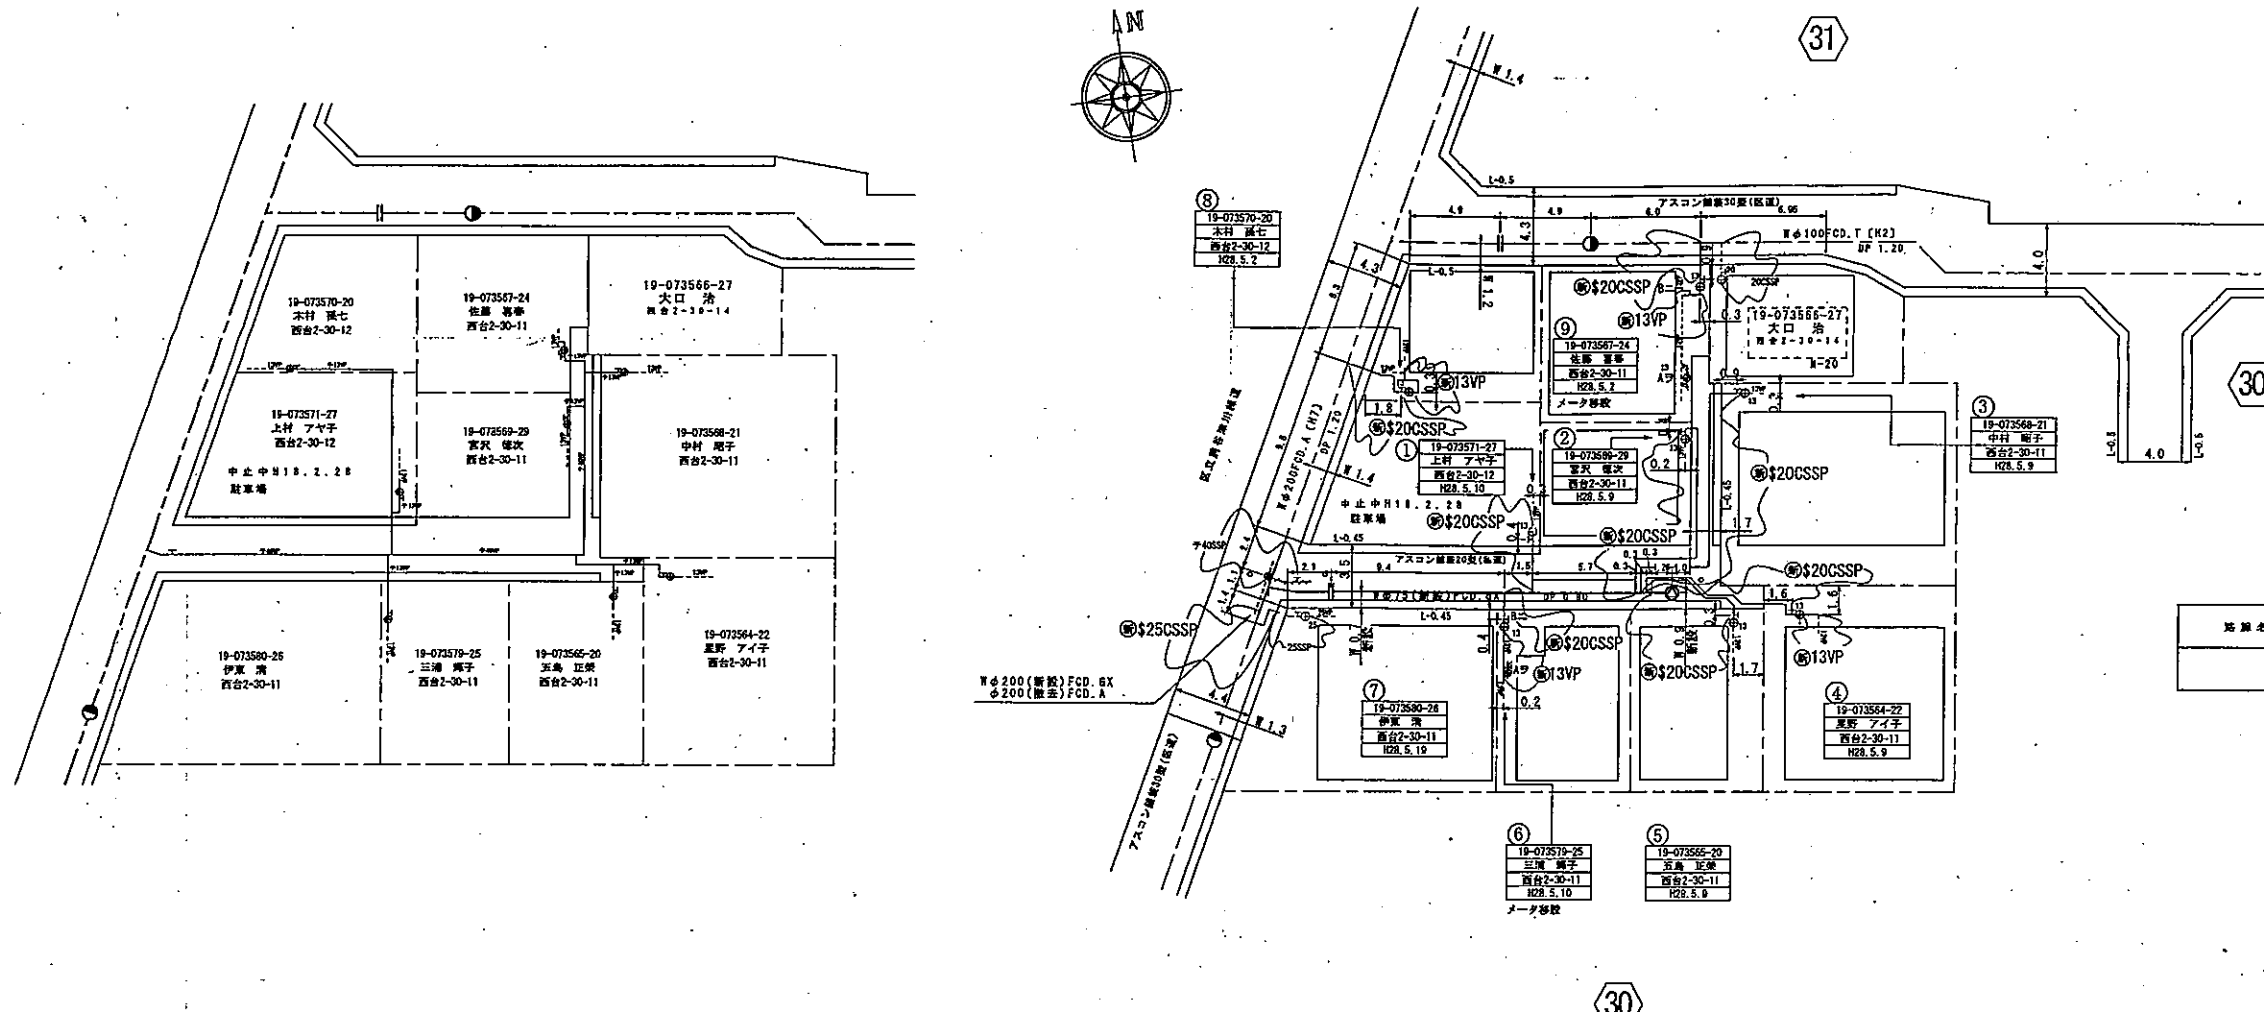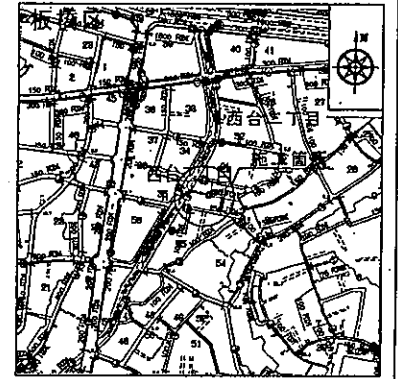

道路占用等許可一覧表

路線名	管理官名	申請年月日	許可年月日	備考
	板橋区土木部管理課	27年8月11日 平成28年4月1日	27年8月11日 平成28年4月11日	AC30舗

工事完成数量表

名称	工程	口径	単位	数量		備考
				1/1	合計	
給水管	新設	φ25	枚	1	1	C-SSP
給水管	新設	φ20	枚	8	8	C-SSP
計			箇所	9	9	
給水管	撤去	φ40	枚	1	1	SSP・VP
計			箇所	1	1	

数量標準単位


- 工事延長(平面図)
- 道路幅員
- △ 占有物外占有距離
- ◇ 埋設管面(旧断面)
- ◇ 埋設管面(新断面)
- ◇ 管径

区画番号 板橋04

受注者 東京板橋区西台二丁目30番地  
株式会社 渡辺設備工業  
代表取締役 渡辺 秀一  
現場代理人 小栗 忠男  
技師 渡辺 敬也 (技師登録番号 12001)  
提出日 平成28年8月5日

082-68701

H28.8.5

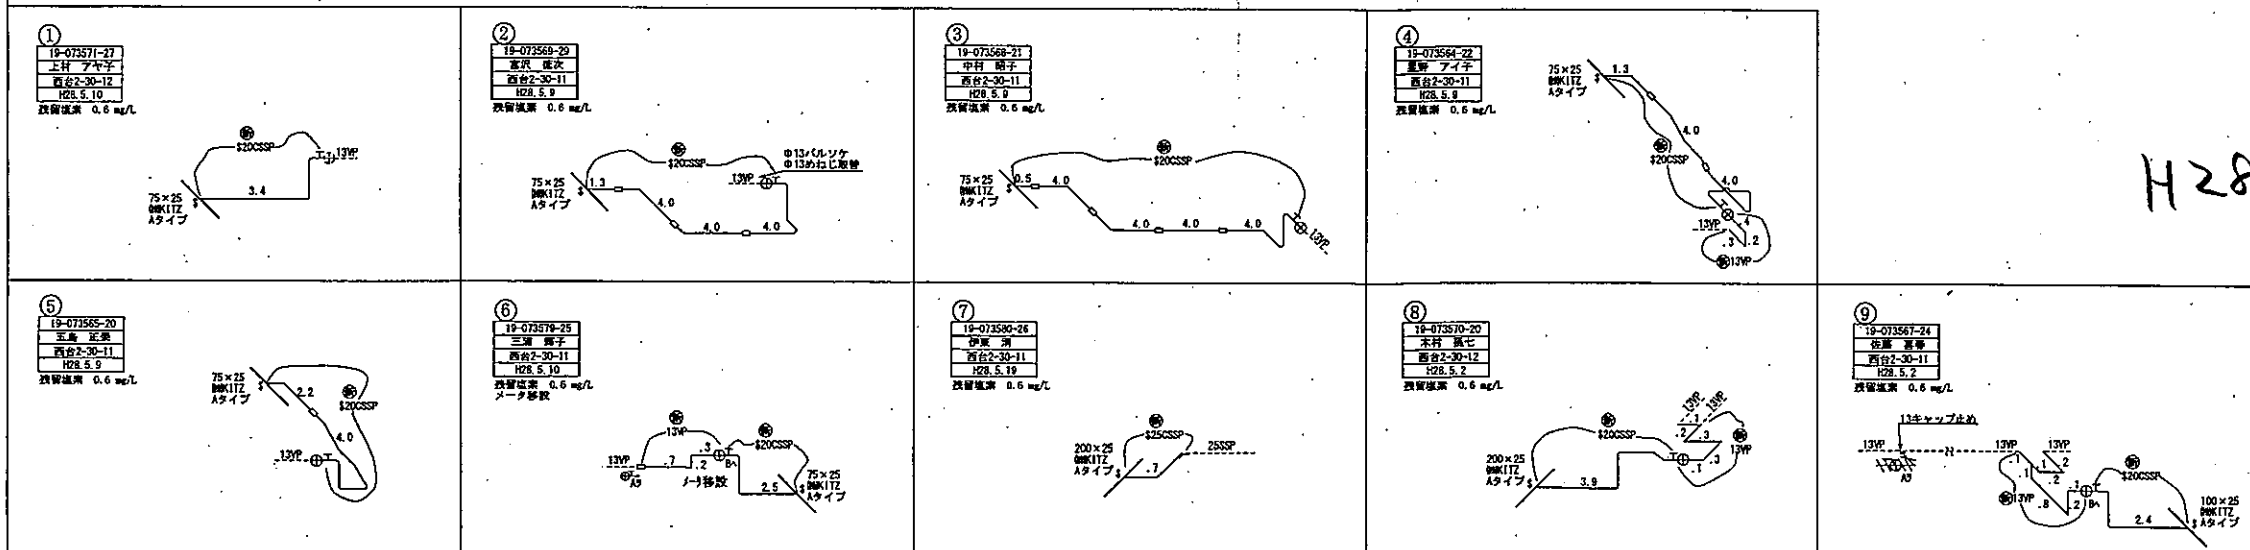

工事件名	板橋区西台二丁目30番地先 私道内給水管整備工事		
図名	案内図・平面図・配管立面図・工事完成数量表 道路占用等許可一覧表		
工事場所	東京都板橋区西台二丁目30番地先		
種別	完成図		
工事番号	第 3197110 号		
縮尺	1:5000 1:200 NO SCALE	工期	着手日 平成28年4月14日 完成日 平成28年8月5日
図番	2/2		
担当部署名	東京都水道局北部支所給水課		
工事監督員	村越 司	配水管	給水管 1/1

給水管取付替工事  
28年度第17号図